




PLANTA BAIXA TÉRREO - DETALHE 01
ESCALA 1:25

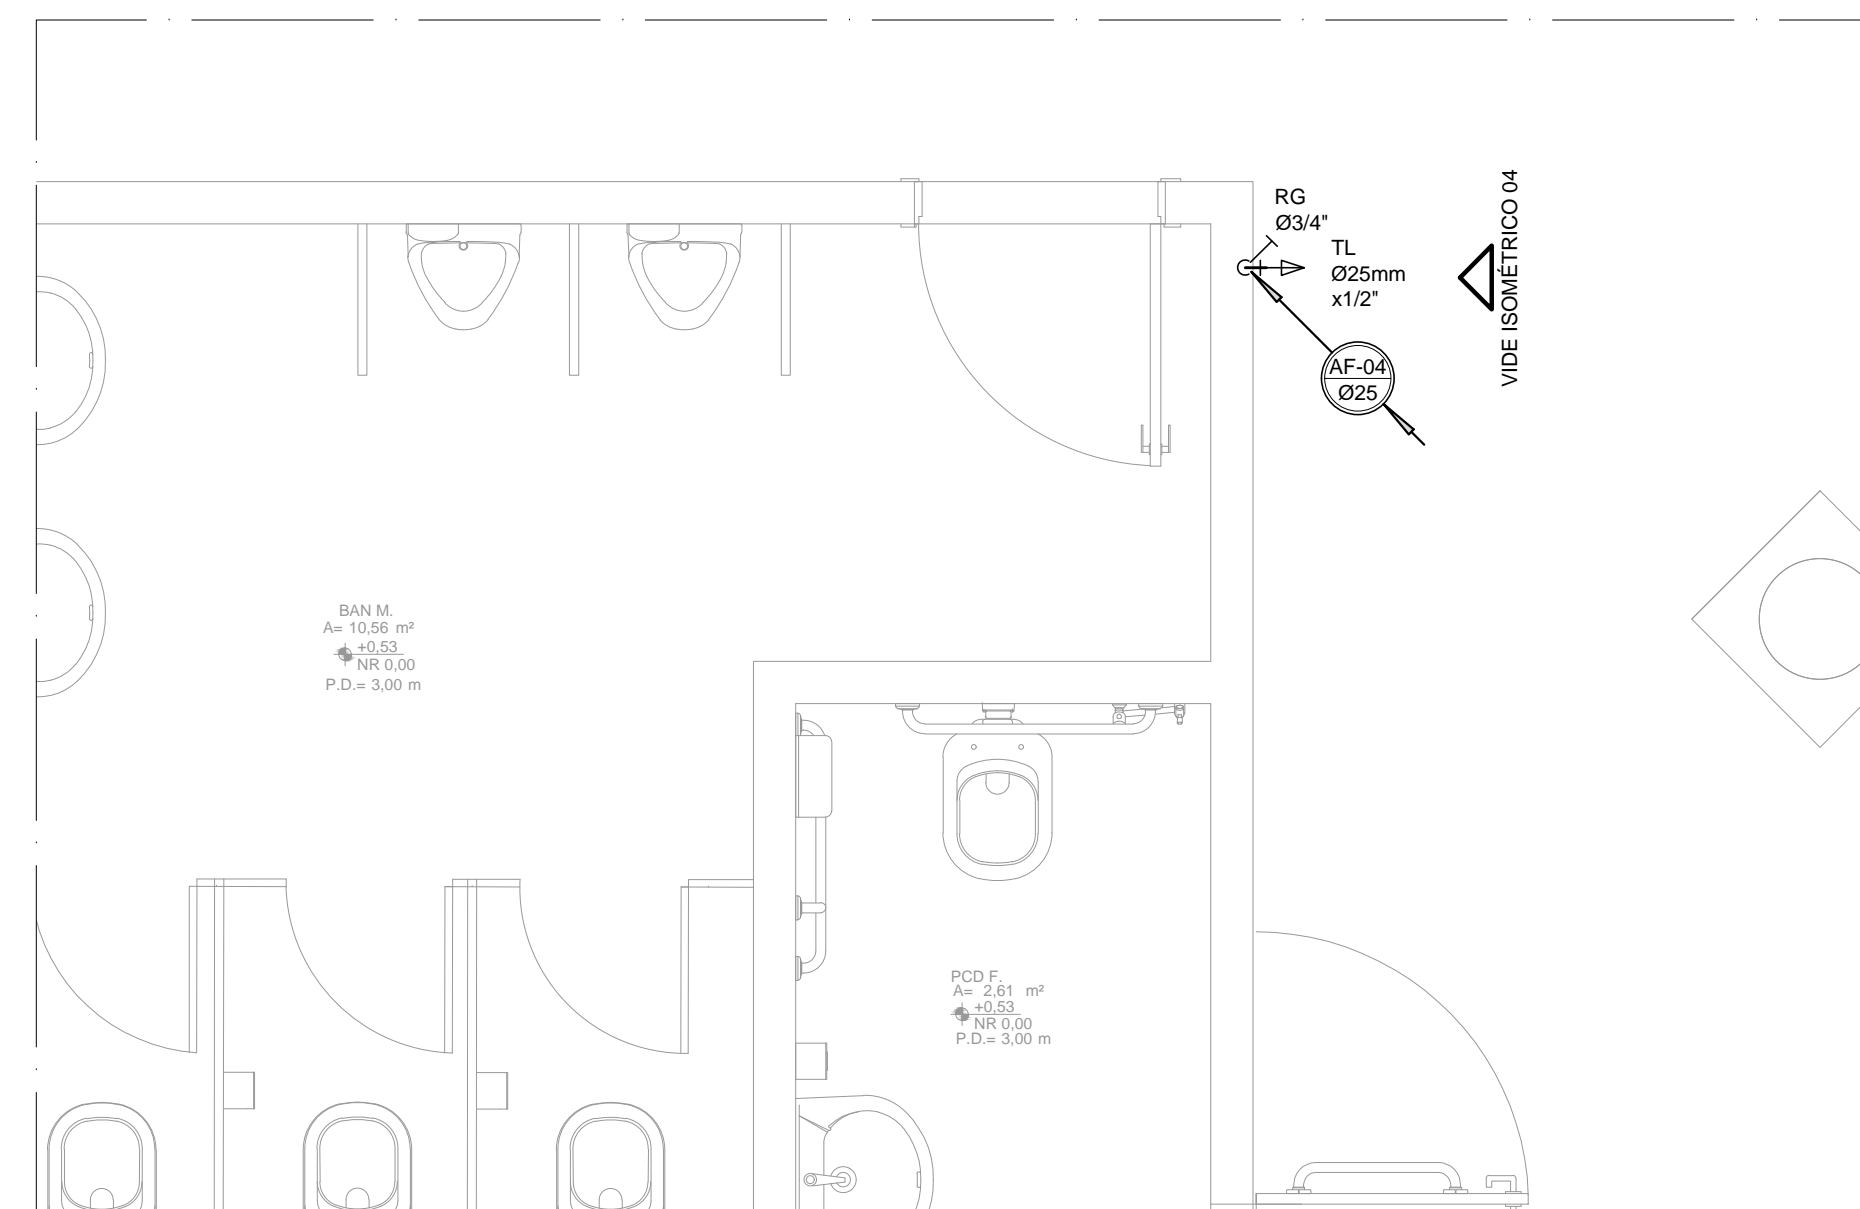

PLANTA BAIXA TÉRREO - DETALHE 02
ESCALA 1:25

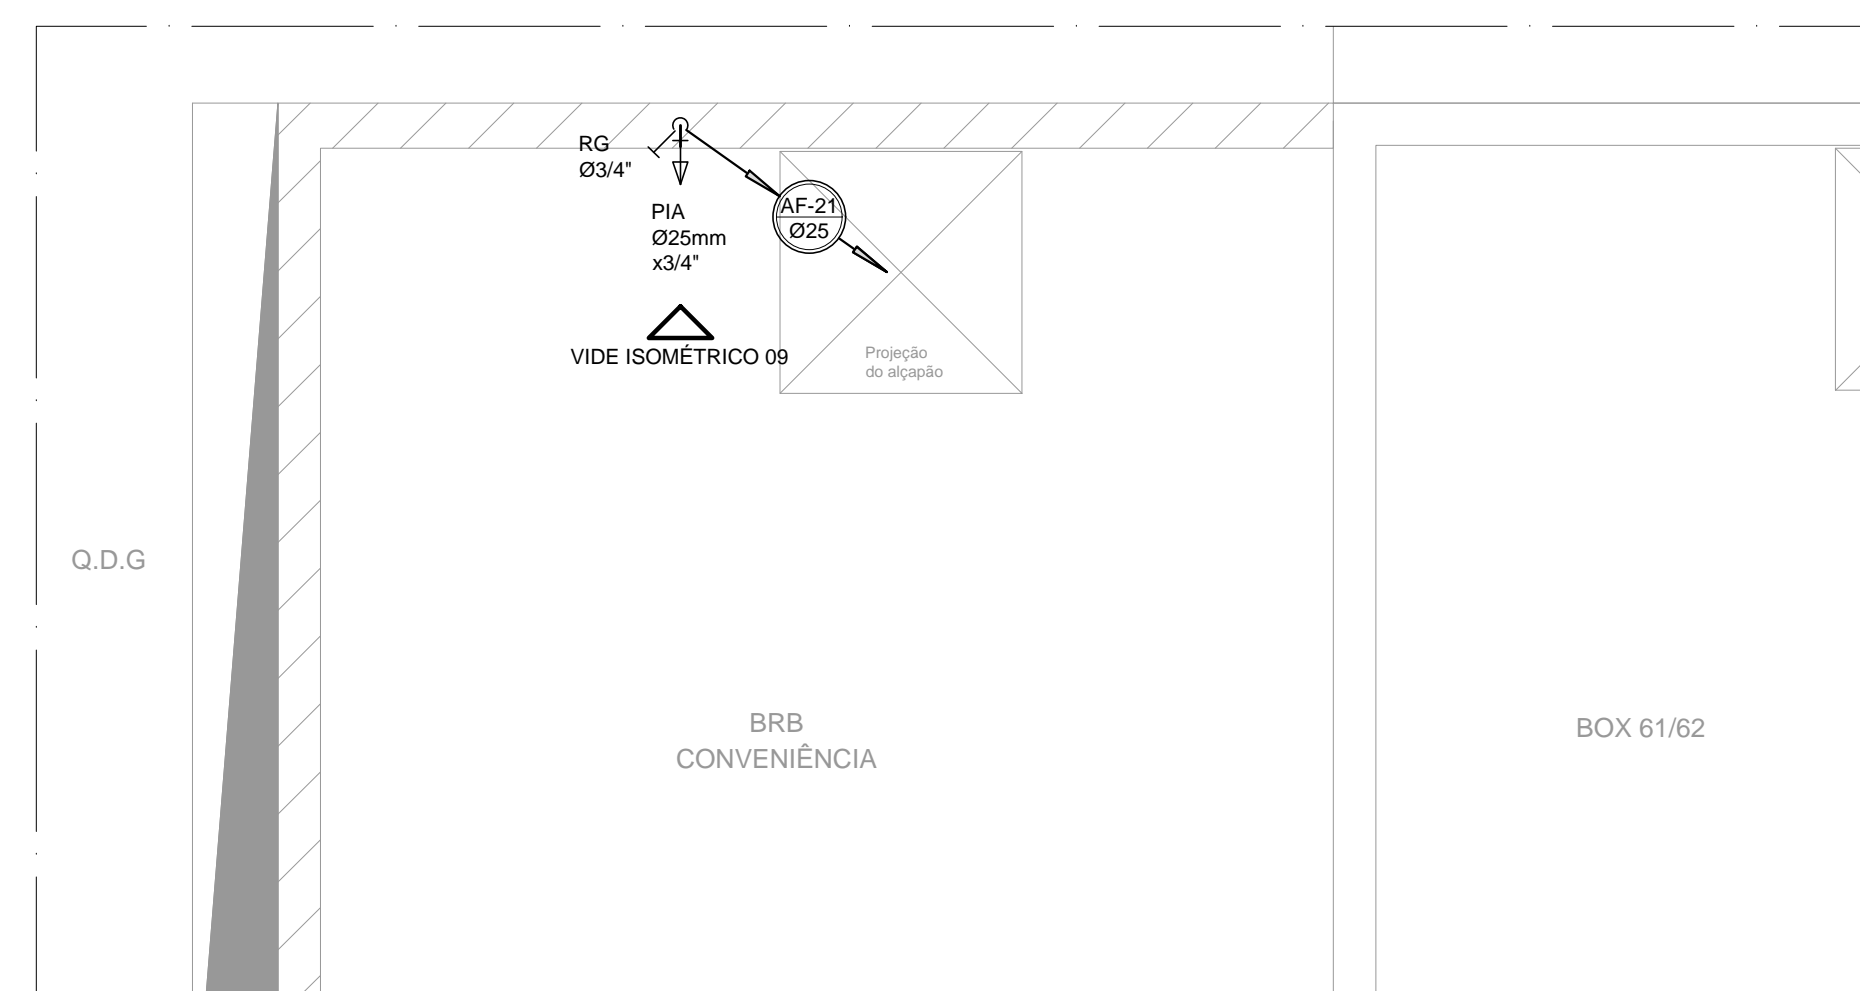


PLANTA BAIXA TÉRREO - DETALHE 03
ESCALA 1:25

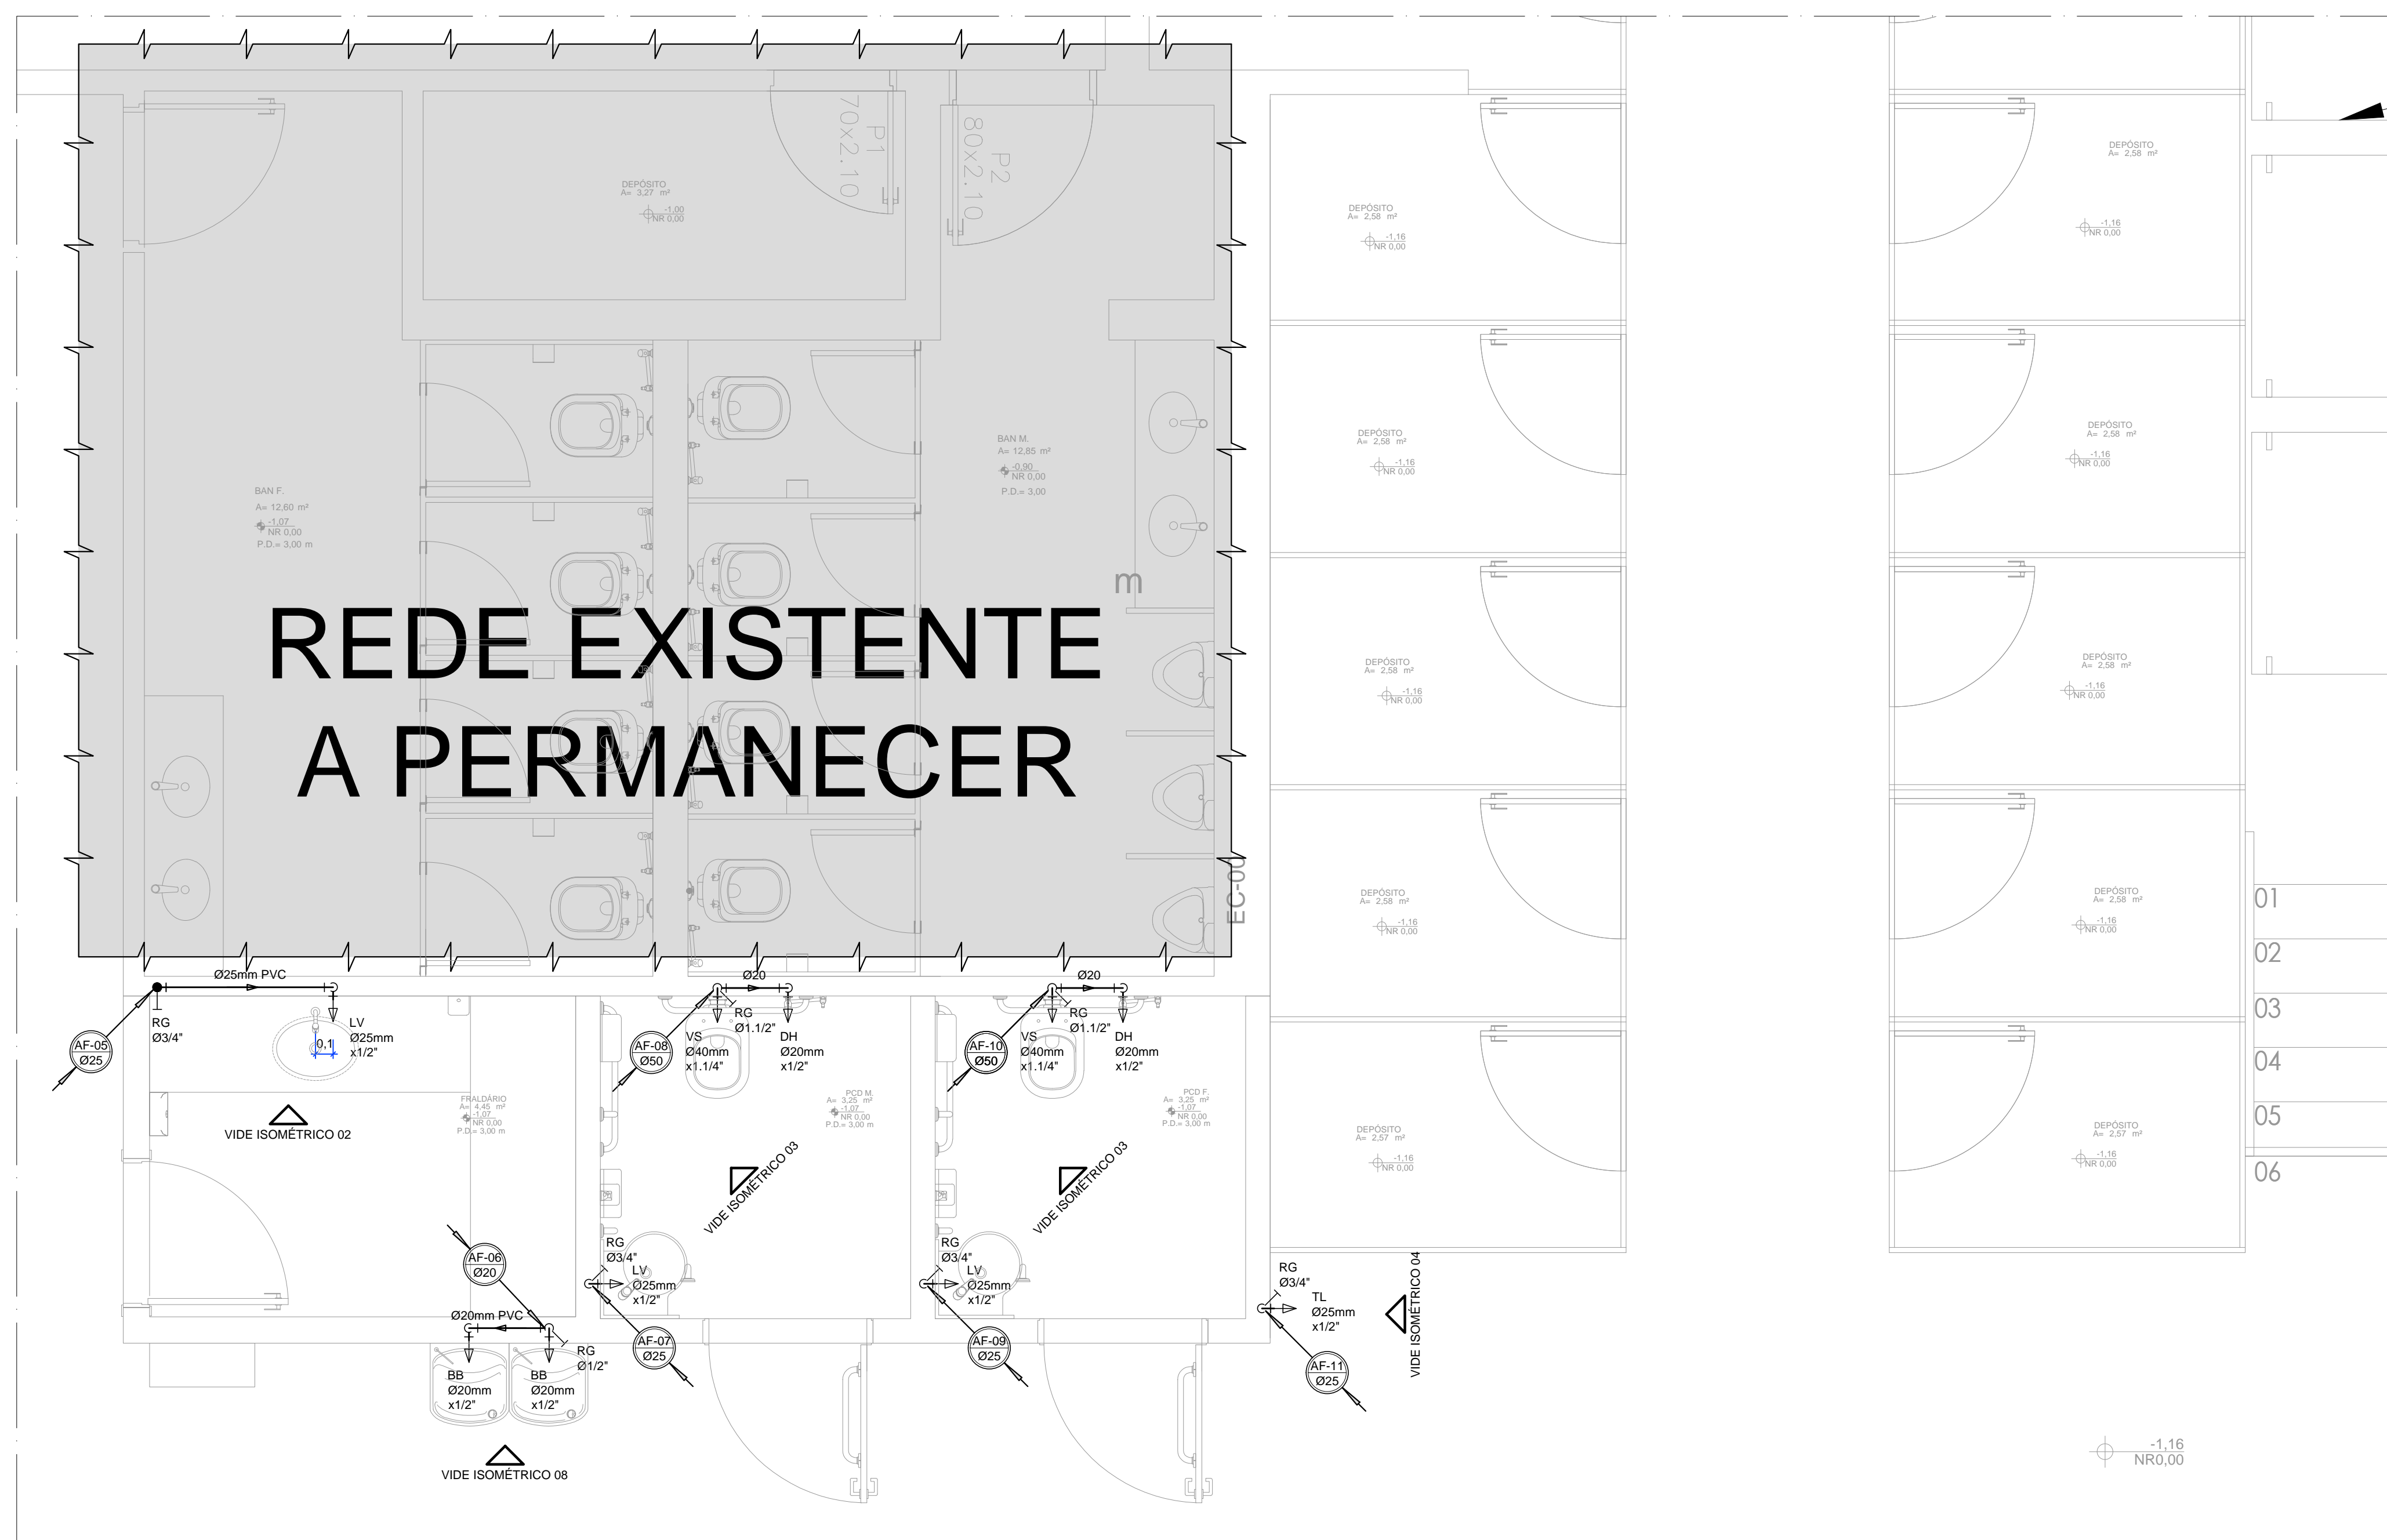

PLANTA BAIXA TÉRREO - DETALHE 04
ESCALA 1:25


LEGENDA E SIMBOLOGIAS - HIDRÁULICA

 INDICAÇÕES




COLINA DE ÁGUA FRIA
X = Nº DA COLINA DE ÁGUA FRIA


TUBULAÇÃO

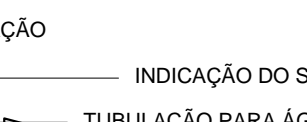


INDICAÇÃO DE DIÂMETRO DA TUBULAÇÃO PARA ÁGUA FRIA




INDICAÇÃO DO SENTIDO DA ÁGUA

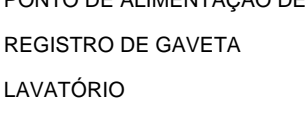


63/2mm PVC

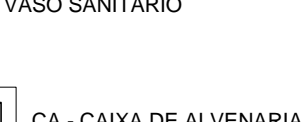


DIÂMETRO DA TUBULAÇÃO EM MM




TUBULAÇÃO QUE SOBRE




TUBULAÇÃO QUE DESCE

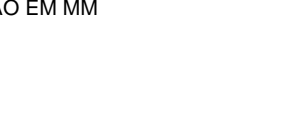

TUBULAÇÃO QUE SOB E DESCE

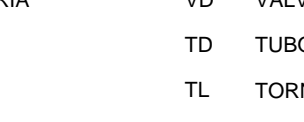

63/2mm PVC

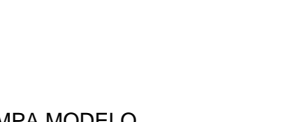


ÁGUA FRIA TUBULAÇÃO ENTERRADA PARA

ABREVIATURAS


AF PONTO DE ALIMENTAÇÃO DE ÁGUA FRIA	VD VÁLVULA DE DESCARGA
RG REGISTRO DE GAVETA	TD TUBO DE DESCARGA
LV LAVATÓRIO	TL TORNEIRA DE LAVAGEM
BS BEBEDOURO	DH DUCHA HIGIÊNICA
BB VASO SANITÁRIO	

CAIXAS

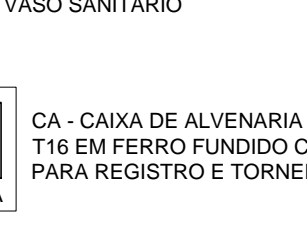


CA - CAIXA DE ALVENARIA COM TAPPA MODELADO T16 EM FERRO FUNDIDO COM FUNDO EM BRITA PARA REGISTRO E TORNEIRA DE JARDIM


CONEXÕES ÁGUA FRIA

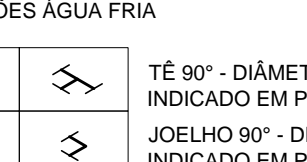


TÉ 90° - DIÂMETRO CONFORME INDICADO EM PLANTA

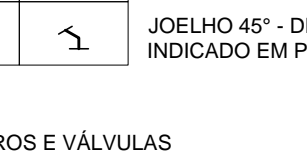


TÉ 90° - DIÂMETRO CONFORME INDICADO EM PLANTA

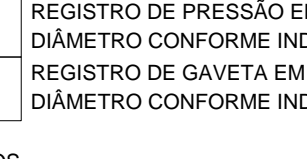


TÉ 45° - DIÂMETRO CONFORME INDICADO EM PLANTA

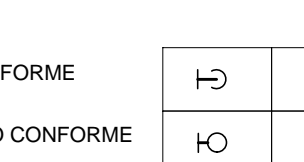

TÉ 90° - DIÂMETRO CONFORME INDICADO EM PLANTA

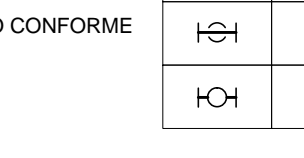


TÉ 90° - DIÂMETRO CONFORME INDICADO EM PLANTA

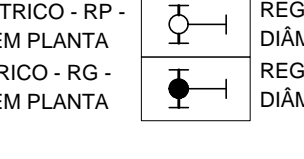


TÉ 90° - DIÂMETRO CONFORME INDICADO EM PLANTA

 
REGISTROS E VÁLVULAS




REGISTRO DE PRESSÃO EM ISOMÉTRICO - RP - DIÂMETRO CONFORME INDICADO EM PLANTA



REGISTRO DE GAVETA EM ISOMÉTRICO - RG - DIÂMETRO CONFORME INDICADO EM PLANTA




 REGISTRO DE PRESSÃO - RP DIÂMETRO CONFORME INDICADO EM PLANTA




REGISTRO DE GAVETA - RG DIÂMETRO CONFORME INDICADO EM PLANTA

 DIVERSOS



HIDRÔMETRO PADRÃO CAESB

 

INDICAÇÃO DO PONTO DE UTILIZAÇÃO DE ÁGUA

TUBULAÇÃO	PASSAGEM
Ø15mm	Ø25mm
Ø20mm	Ø32mm
Ø25mm	Ø40mm
Ø32mm	Ø50mm
Ø40mm	Ø60mm
Ø50mm	Ø75mm
Ø60mm	Ø85mm
Ø75mm	Ø90mm
Ø85mm	Ø100mm
Ø110mm	Ø125mm

APARELHO	ALTURA
BEBEDOURO ADULTO	88CM
REGISTRO DE PRESSÃO	100CM
LAVATÓRIO (ADULTO)	60CM
PIA, TANQUE, MICTÓRIO	110CM
PIA (PAREDE)	110CM
VASO SANITÁRIO	30CM
VÁLVULA DE DESCARGA	100CM
TORNEIRA DE LAVAGEM	60CM
DUCHA HIGIÊNICA	45CM

R03	-----	-----	-----
R02	-----	-----	-----
R01	-----	-----	-----
R00	EMISSÃO INICIAL	11/01/2021	HIGO
REV	MODIFICAÇÃO	DATA	DESENHISTA RESPONSÁVEL

SETOR:	NÚCLEO BANDEIRANTE - RA VIII		
ENDEREÇO:	PRAÇA CENTRAL, PROJEÇÃO 10		
PROPRIETÁRIO:	ADMINISTRAÇÃO REGIONAL DO NÚCLEO BANDEIRANTE		
AUTOR DO PROJETO:	HIGO FONSECA GOMES	RRT/ART:	072021000642
RESP. TÉCNICO:	----	RRT/ART:	----

PROPRIETÁRIO	ADMINISTRAÇÃO REGIONAL DO NÚCLEO BANDEIRANTE	
AUTOR DO PROJETO:	HIGO FONSECA GOMES	CAU/CREA: 23.685/D-DF
RESP. TÉCNICO:	----	CAU/CREA: ----

RA	OUTROS
	RA