



DETALHE DO HIDRANTE DE RECALQUE
ESCALA 1:20

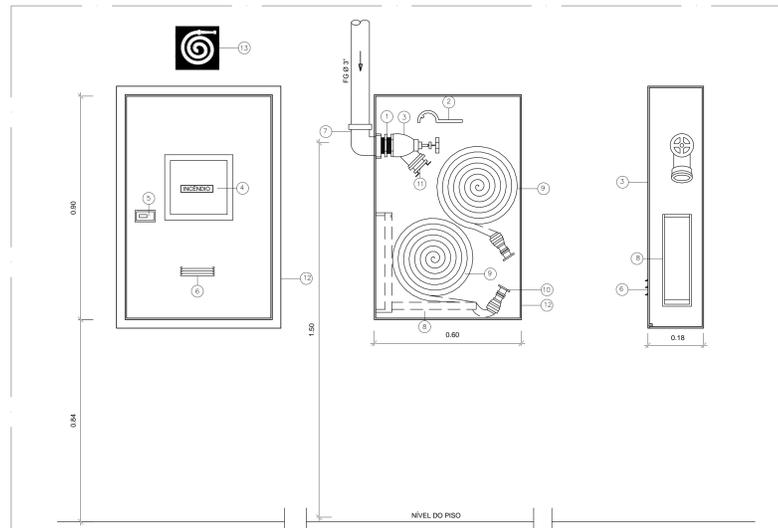


- LEGENDA
- 1 NIPLE DE REDUÇÃO FG Ø 3"x2.1/2"
 - 2 CHAVE PARA CONEXÕES TIPO STORZ
 - 3 REGISTRO ANGULAR GLOBO 45° x Ø2.1/2"
 - 4 VIDRO 3mm C/ ADESIVO PLÁSTICO VCI INDICADOR "INCÊNDIO" EM VERMELHO COM FUNDO BRANCO
 - 5 TRINCO GIRATORIO OU TIPO LINGUETA
 - 6 ALETAS PARA VENTILAÇÃO
 - 7 JOELHO 90° FG Ø3"
 - 8 CESTO BASCULANTE
 - 9 MANGUEIRA SINTÉTICA E ACABAMENTO INTERNO COM BORRACHA VULCANIZADA 38mm
 - 10 ESGUICHO EM LATÃO COM REQUINTE REGULÁVEL
 - 11 ADAPTADOR STORZ Ø2.1/2" x Ø40
 - 12 ABRIDOR EM CHAPA DE AÇO CARBONO #16 USG DECAPADA, FOSFOTIZADA PINTADA EM VERMELHO
 - 13 PLACA DE SINALIZAÇÃO


DETALHES DOS HIDRANTES SIMPLES
ESCALA 1:10

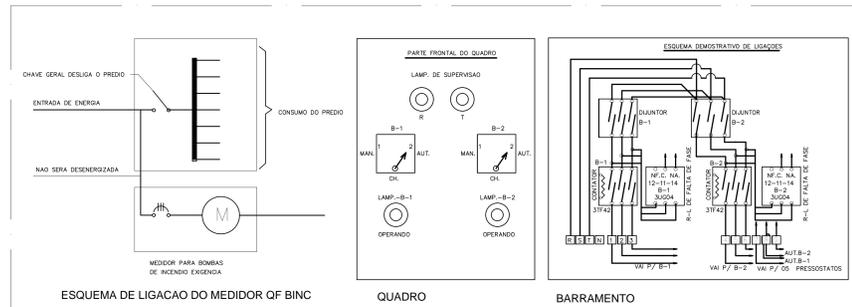


ESQUEMA DE LIGAÇÃO DAS MOTOBOMBAS
SEM ESCALA

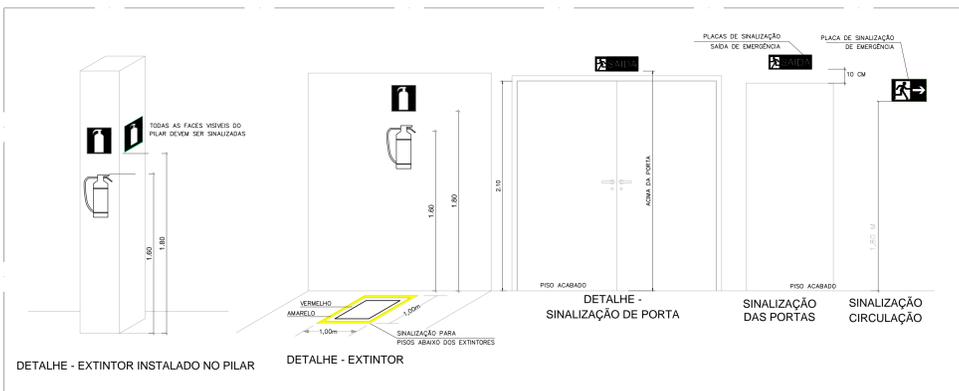


DETALHE DOS EXTINTORES E SINALIZAÇÃO
SEM ESCALA

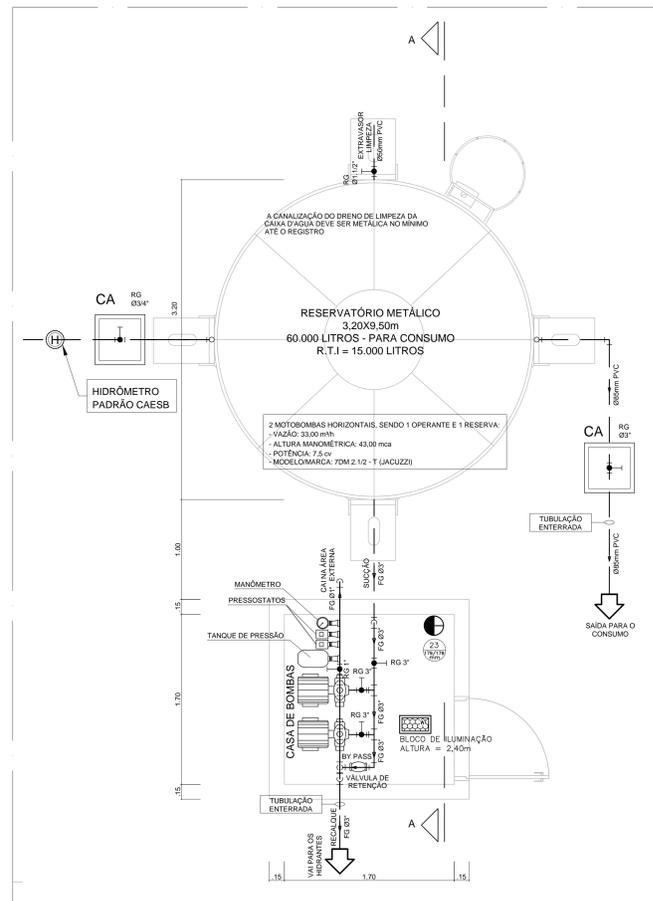


PLANTA BAIXA - RESERVATÓRIO E CASA DE BOMBAS
ESCALA 1:25

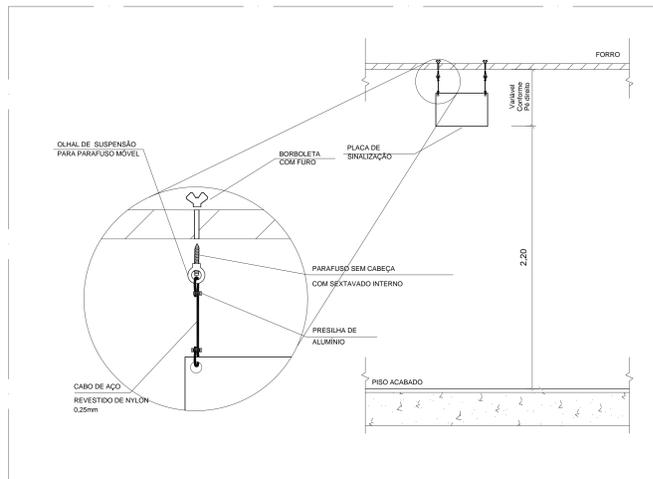

DETALHE DE INSTALAÇÃO DE PLACAS DE SINALIZAÇÃO NO FORRO ATRAVÉS DE SUPORTE NO TETO
ESCALA 1:20

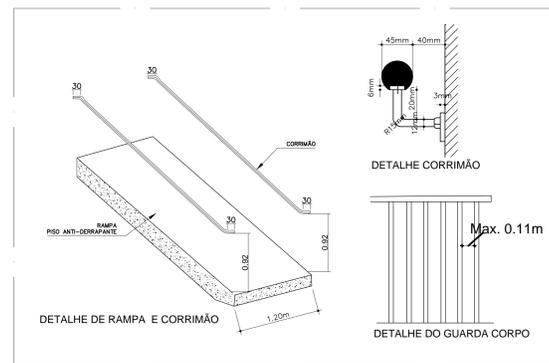

DETALHES DA RAMPA / CORRIMÃO / GUARDA CORPO
SEM ESCALA

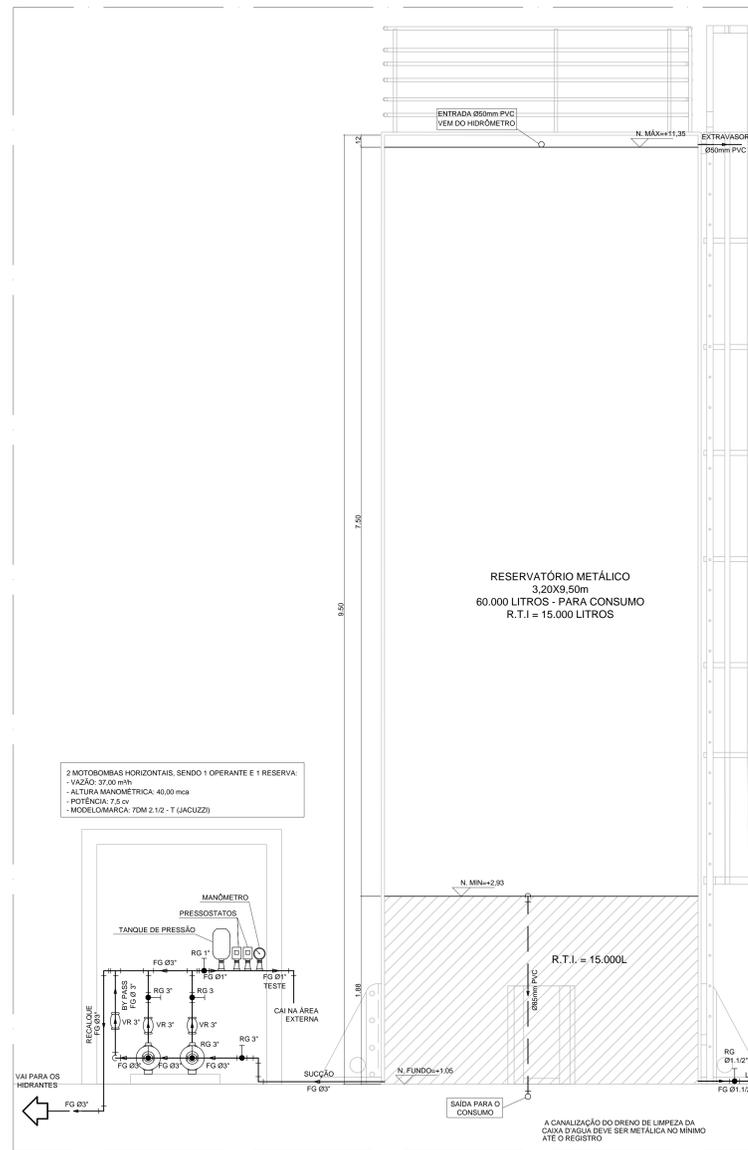



CORTE AA - RESERVATÓRIO E CASA DE BOMBAS
ESCALA 1:25

COD.	SÍMBOLO	SIGNIFICADO	FORMA + COR	APLICAÇÃO
1		PROIBIDO FUMAR	SÍMBOLO: CIRCULAR FUNDO: BRANCO PICTOGRAMA: PRETA BARRA DIAGONAL: VERMELHAS	NOS LOCOS DE ACESSO AOS ELEVADORES COMUNS, PODE SER COMPLEMENTADA PELA MENSAGEM "EM CASO DE INCÊNDIO NÃO USE O ELEVADOR", QUANDO FOR O CASO.
13		INDICAÇÃO DE SENTIDO (DIREITA OU ESQUERDA) DE UMA SAÍDA DE EMERGÊNCIA. DIMENSÕES MÍNIMAS: L=20H		
14		INDICAÇÃO DE UMA SAÍDA DE EMERGÊNCIA A SER ATIVADA ACIMA DA PORTA, PARA INDICAR O SEU ACESSO.		
A		SAÍDA DE EMERGÊNCIA	SÍMBOLO: RETANGULAR FUNDO: VERDE PICTOGRAMA: FOTOLUMINESCENTE	A) INDICAÇÃO DO SENTIDO DO ACESSO A UMA SAÍDA QUE NÃO ESTEJA APARENTE B) INDICAÇÃO DO SENTIDO DE UMA SAÍDA POR RAMPAS. C) INDICAÇÃO DO SENTIDO DA SAÍDA NA DIREÇÃO VERTICAL (SUBIR OU DESCERER)
15				NOTA: A SETA INDICATIVA DEVE SER POSICIONADA DE ACORDO COM O SENTIDO A SER SINALIZADO.
17		SAÍDA DE EMERGÊNCIA	SÍMBOLO: RETANGULAR FUNDO: VERDE MENSAGEM "SAÍDA" E OU PICTOGRAMA E OU SETA DIRECIONAL: FOTOLUMINESCENTE. COM ALTURA DE LETRA SEMPRE MAIOR OU IGUAL A 30MM	INDICAÇÃO DE SAÍDA DE EMERGÊNCIA, UTILIZADA COMO COMPLEMENTAÇÃO DO PICTOGRAMA FOTOLUMINESCENTE (SETA OU MARGEM, OU AMBOS)
21		COMANDO MANUAL DE ALARME DE INCÊNDIO	SÍMBOLO: CIRCULAR FUNDO: BRANCO	PONTO DE ACIONAMENTO DE ALARME DE INCÊNDIO. DEVE SEMPRE VIR ACOMPANHADO DE UMA MENSAGEM ESCRITA, DESIGNANDO
23		EXTINTOR DE INCÊNDIO	SÍMBOLO: QUADRADO FUNDO: VERMELHA	INDICAÇÃO DE LOCALIZAÇÃO DOS EXTINTORES DE INCÊNDIO.
25		ABRIDOR DE MANGUEIRA E HIDRANTE.	SÍMBOLO: QUADRADO FUNDO: VERMELHA	INDICAÇÃO DE ABRIDOR DE MANGUEIRA DE INCÊNDIO COM O SEU HIDRANTE NO SEU INTERIOR.

DETALHE DAS PLACAS DE SINALIZAÇÃO
SEM ESCALA


PROFUNDIDADE MÍNIMA DE ASSENTAMENTO

CARGAS	PROFUNDIDADE "H" (m)
ÁREA SOB PASSARELOS DE PEDESTRES OU JARJENS	0,30
TRÁFEGO DE VEÍCULOS LEVES	0,80
TRÁFEGO PESADO E INTENSO	1,20

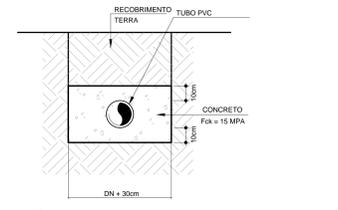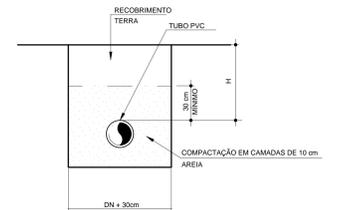

NOTA:
CASO NÃO SEJA POSSÍVEL EXECUTAR O RECOBRIMENTO MÍNIMO EM LOCOS DE TRÁFEGO DE VEÍCULOS, DEVERÁ EXISTIR UMA PROTEÇÃO ATRAVÉS DO ENVELOPAMENTO DE CONCRETO QUE IMPEÇA A AÇÃO DESESES ESFORÇOS SOBRE A TUBULAÇÃO

DETALHE DA VALA PARA ASSENTAMENTO DE TUBULAÇÕES
SEM ESCALA

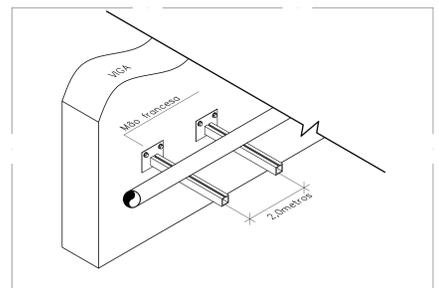

DETALHE DA TUBULAÇÃO FIXADA NA VIGA
SEM ESCALA

SÍMBOLOGIA	ESPECIFICAÇÕES
	<ul style="list-style-type: none"> FLUXO LUMINOSO MÁXIMO 2.200 LÚMENS. POSEJUIR 8 LEDs SMD DE ALTO BRILHO 4 LEDs EM CADA FAROL. FANCOIS AJUSTÁVEIS 30°. BATERIA GEL SELADA 12V/5AH. CONSUMO DE ENERGIA 12W. AUTONOMIA 2 HORAS. ÁREA DE ABRANGÊNCIA 8000°. PELAS NORMAS NACIONAIS NBR 18998. ÁREA DE ABRANGÊNCIA 8000°. TEMPERATURA DE COR DO LED 6000K - 7000K. PESO 1900G. DIMENSÕES 195 COMP. X 227 LARG. X 56,4 ALT. CM.

LUMINÁRIA DE EMERGÊNCIA - TIPO REFLETOR
SEM ESCALA

REV.	EMISSÃO INICIAL	DATA	DESENHISTA	RESPONSÁVEL
001				
002				
003				
004				
005				
006				
007				
008				
009				
010				
011				
012				
013				
014				
015				
016				
017				
018				
019				
020				
021				
022				
023				
024				
025				
026				
027				
028				
029				
030				
031				
032				
033				
034				
035				
036				
037				
038				
039				
040				
041				
042				
043				
044				
045				
046				
047				
048				
049				
050				

SETOR:	NÚCLEO BANDEIRANTE - RA VIII
ENDEREÇO:	PRAÇA CENTRAL, PROJEÇÃO 10
PROPRIETÁRIO:	ADMINISTRAÇÃO REGIONAL DO NÚCLEO BANDEIRANTE
AUTOR DO PROJETO:	HIGO FONSECA GOMES
RESP. TÉCNICO:	---
	RT/ART: 0720210006442
	RT/ART: ---

PROPRIETÁRIO:	ADMINISTRAÇÃO REGIONAL DO NÚCLEO BANDEIRANTE
AUTOR DO PROJETO:	HIGO FONSECA GOMES
RESP. TÉCNICO:	---
	CAU/CREA: 23.685-D-DF
	CAU/CREA: ---

RA	OUTROS
----	--------