

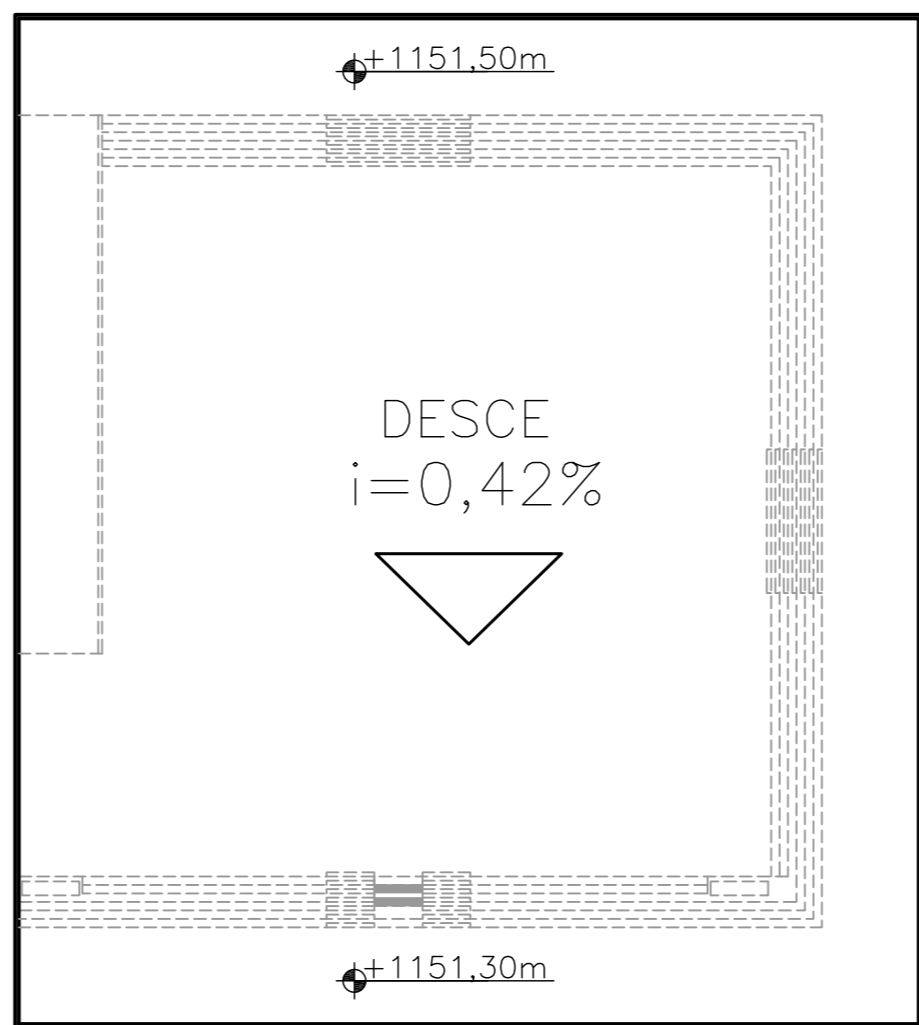
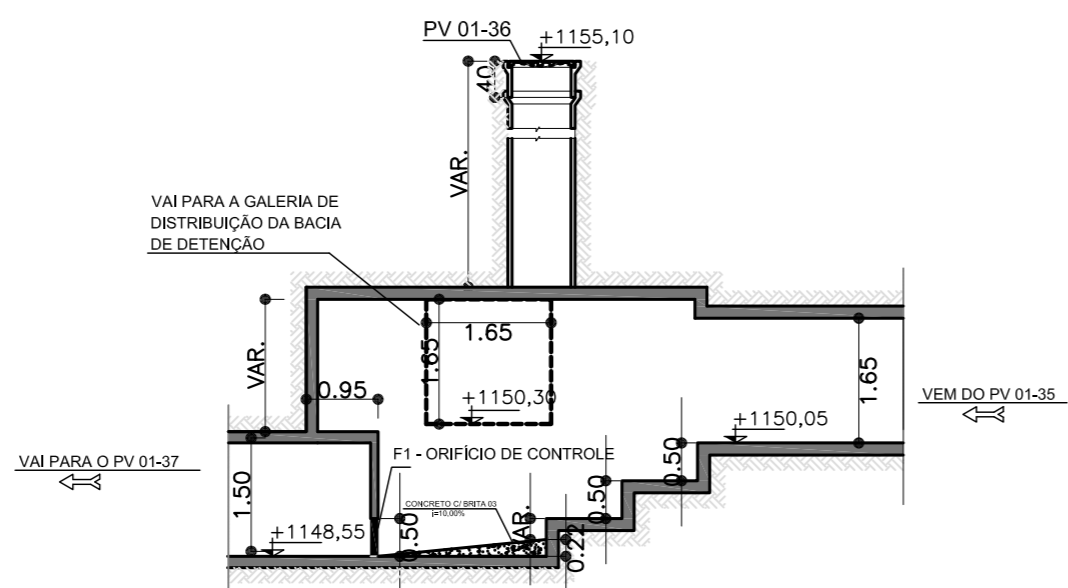


PLANTA BAIXA PV 01-36  
ESCALA 1/50

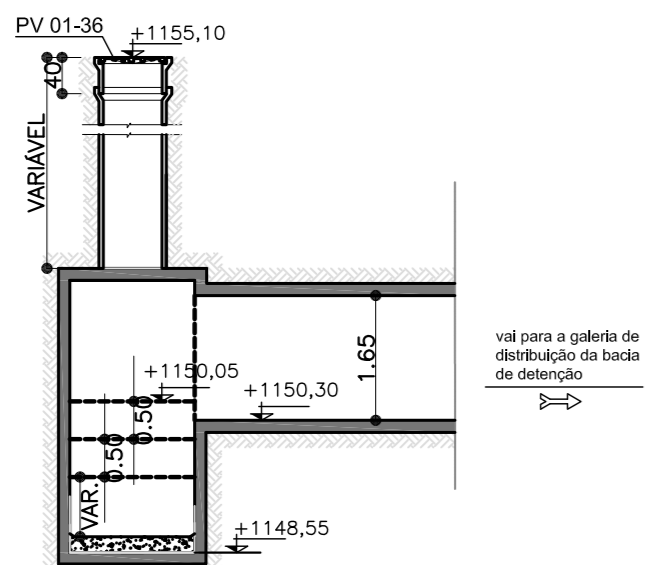

PLANTA DE PISO  
ESCALA 1/500

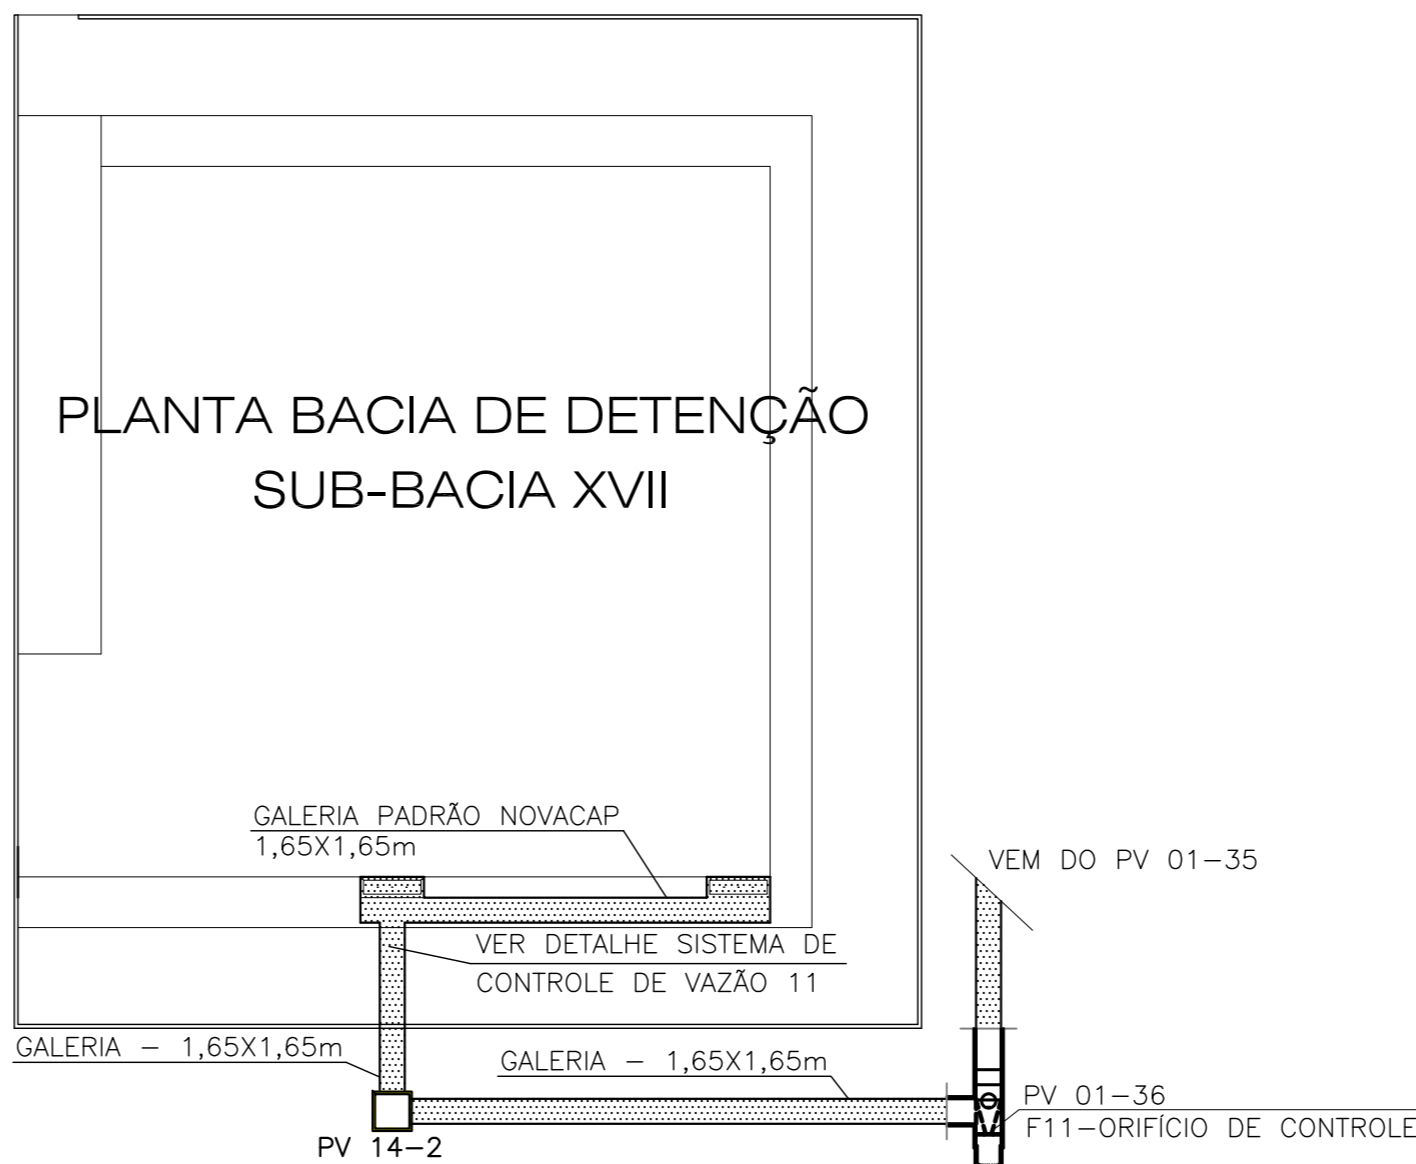

PLANTA DE GALERIA  
ESCALA 1/500

LEGENDA:  
GALERIAS

F11 - ORIFÍCIO DE CONTROLE	
LOCALIZAÇÃO	PV 01-36
SEÇÃO TIPO	TRAPEZOIDAL
DIMENSÃO - BASE MENOR (m)	0,40
DIMENSÃO - BASE MAIOR (m)	0,60
DIMENSÃO - ALTURA (m)	0,50
ÁREA (m²)	0,25

Extrema Construção Ltda		R.T.: ADELCKE ROSSETTO FILHO	
PROJETO DE DRENAGEM TAGUATINGA - BACIA DE DETENÇÃO		CREA: 1726/D-DF	
DRN-19/28		PROJETO EXECUTIVO	
PLANTAS BAIXA, PISO E GALERIA, CORTES A,B,C - SUB-BACIA XVII			
ESCALA: --	PROJETO:	REVISÃO:	VISTO:
DATA: OUT/2008	EXTREMA	FB / RP	RWVA
			APROVO:
			ARF

FORMATO A1