

QDILU-EXT											380/220V - 60HZ	
QUADRO DE DISTRIBUIÇÃO DE ILUMINAÇÃO - EXTERNO												
CIRC.	ILUMINAÇÃO (W)	POT. KW	F.P. e Rend.	POT. KVA	DEM %	DEM KVA	DISJ. A	DISJ. DR	COND. mm²	IDENTIFICAÇÃO		
Nº	15	150	400							ILUMINAÇÃO		
1			8	3.20	0.85	3.76	1.00	3.76	---	3x10	4.0	Poste - Entrada
2	18			0.27	0.85	0.32	1.00	0.32	---	1x10	2.5	Balizadores - Jardim
3	14			0.21	0.85	0.25	1.00	0.25	---	1x10	2.5	Balizadores - Jardim
4		6	6	3.30	0.85	3.88	1.00	3.88	---	3x10	4.0	Poste - Jardim
5		3	4	2.05	0.85	2.41	1.00	2.41	---	3x10	4.0	Poste - Jardim
6		4	4	2.20	0.85	2.59	1.00	2.59	---	3x10	4.0	Poste - Jardim
7		12	4.80	0.85	5.65	1.00	5.65	---	3x16	4.0		Poste - Estacionamento
8		7	7	3.85	0.85	4.53	1.00	4.53	---	3x16	4.0	Poste - Jardim
9		5	5	2.75	0.85	3.24	1.00	3.24	---	3x10	4.0	Poste - Jardim
10												Reserva
11												Reserva
12												Reserva
13												Reserva
14												Reserva
15												Reserva
TOTAL	32	25	46	22.63	---	26.62	100.00	26.62	3x63	---	16.0	GERAL

QUADRO DE CARGAS DO QDILU-EXT
ESCALA: 5/ESCALA



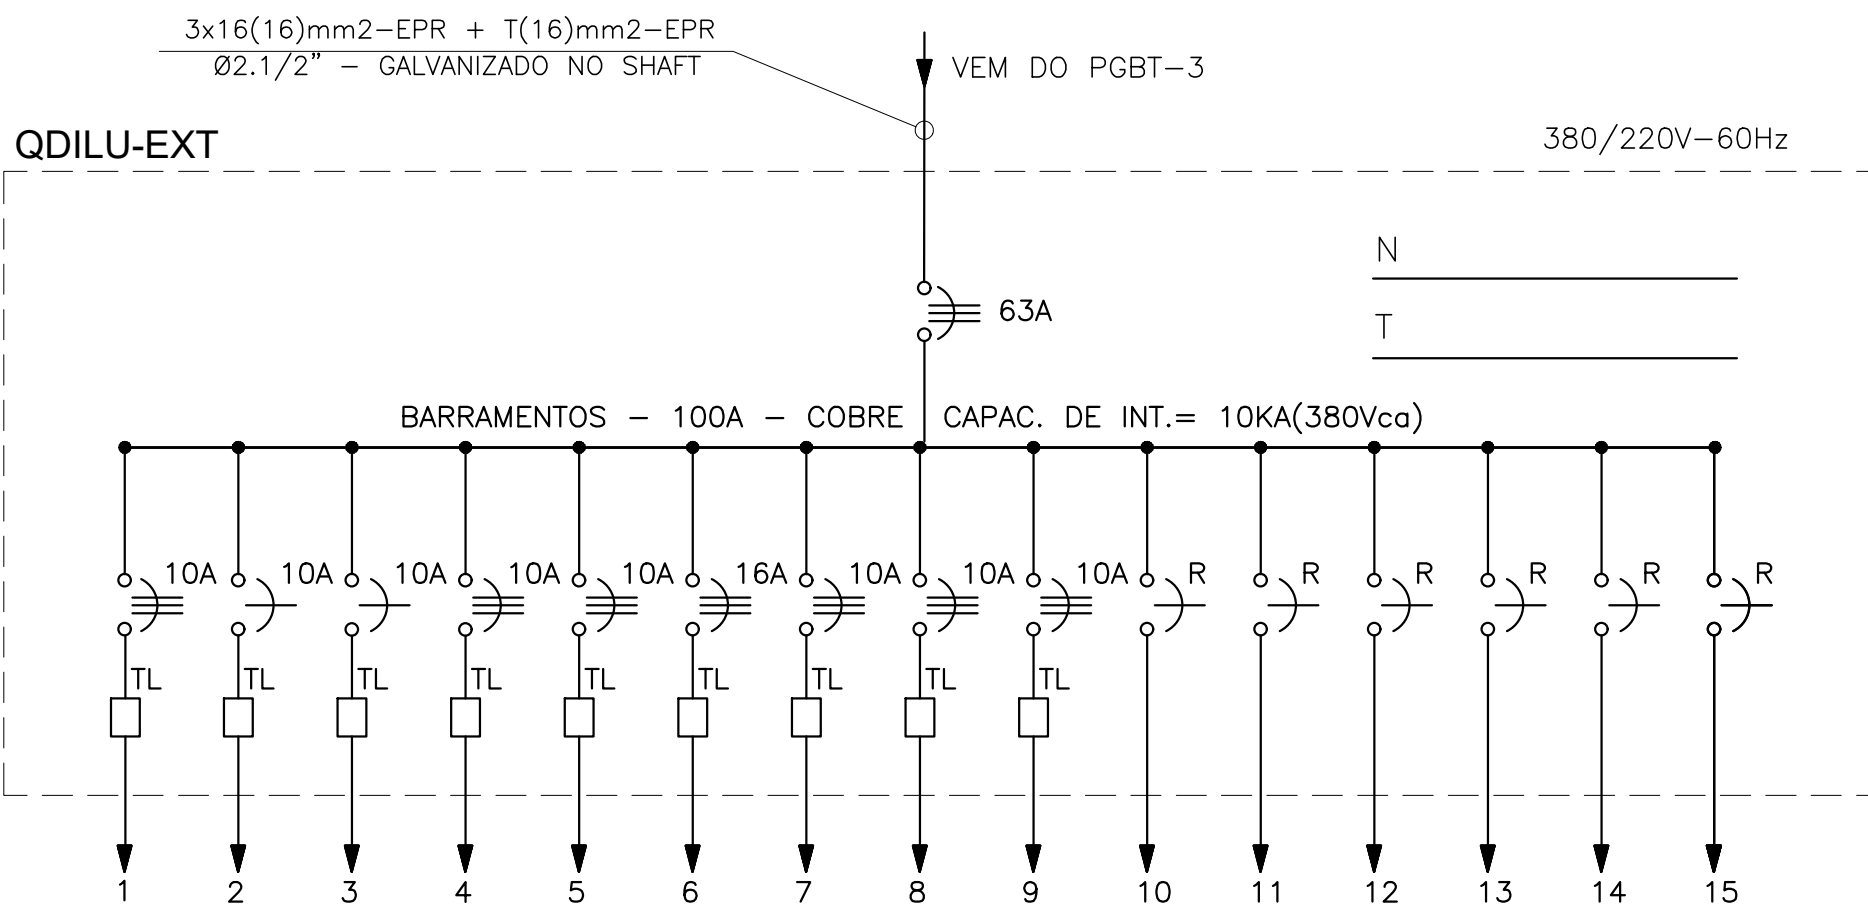


 
 
DIAGRAMA UNIFILAR DO QDILU-EXT
ESCALA: 5/ESCALA

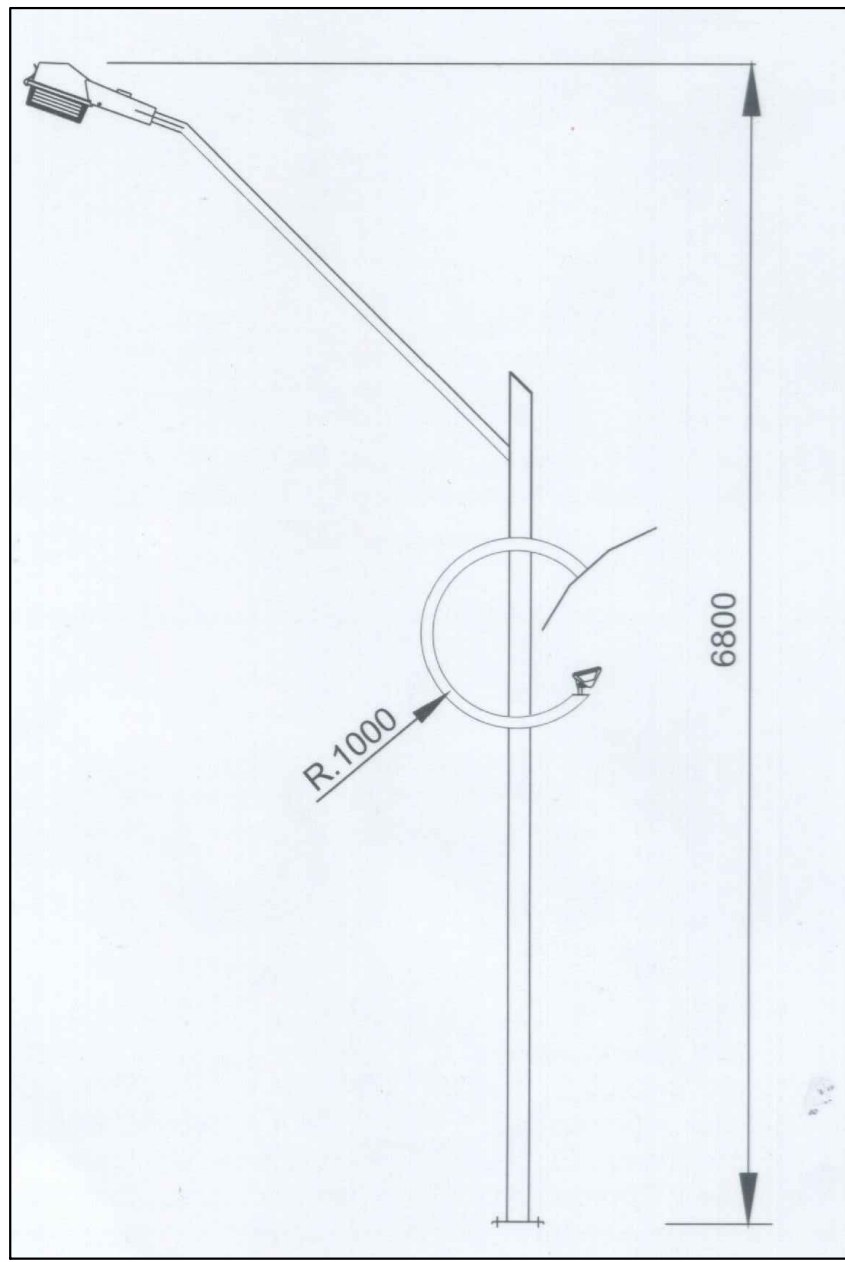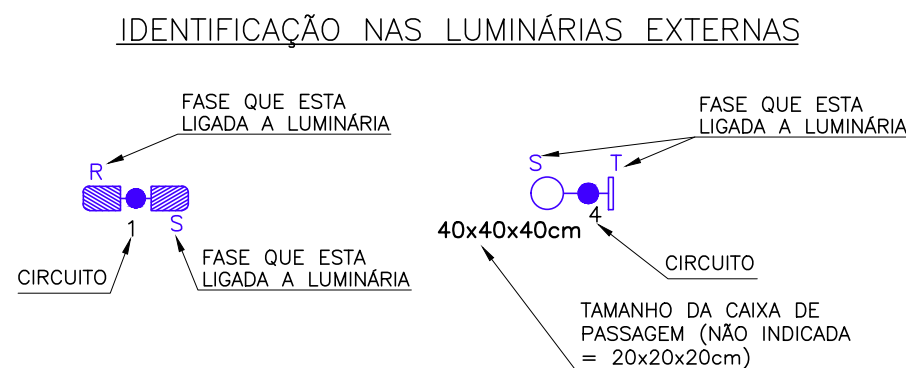

DETALHE DO POSTE COM LUMINÁRIA DE ALTO RENDIMENTO E REBATADOR
ESCALA: SEM ESCALA

ILUMINAÇÃO ÁREA EXTERNA / ESTACIONAMENTO
ESCALA: 1/125

OBS: VER LEGENDA NA PLANTA EL-01

PROPRIETÁRIO			AUTOR DO PROJETO: Samir Lopes Silva Filho CREA n° 74169/D-MG		RESPONSÁVEL TÉCNICO: CREA n° _____	
REVISÃO	03	ABR/2014	PROJETO EXECUTIVO			
REVISÃO	02	NOV/2012	SUBSTITUIÇÃO DO PROJETISTA			
EMIÇÃO INICIAL		DEC/2006				
CLIENTE			COORDENAÇÃO DE PROJETOS			
 PROCURADORIA GERAL DO DISTRITO FEDERAL			 INSTITUTO FEDERAL DE BRASÍLIA - I.F.B. RUA ACQUÊTE, 15 - SAZAS VIENNA - BRASILIA DE TATAM (061) 3603.7200 / 3603.7209			
SERA	EDIFÍCIO SEDE DA PROCURADORIA GERAL DO DF		PROJETO ELÉTRICO			
ENDEREÇO	SETOR DE ADMINISTRAÇÃO MUNICIPAL - SAM - PROJEÇÃO Y, BRASILIA - DF		PRZT EL-09			
PROJETA	ILUMINAÇÃO ÁREA EXTERNA / ESTACIONAMENTO		005-06-PE-EL-OR-93			
AUTOR DO PROJETO			ESCALA 1/125			
SAMIR LOPES SILVA FILHO - CREA n° 74169/D-MG			DATA JAN/2007			