

QUADRO DE DISTRIBUIÇÃO DE ILUMINAÇÃO - 3º PAVIMENTO									
QRC	Nº	22	2x25	2x32	50	POT. F.P.	POT. DISJ.	COND.	IDENTIFICAÇÃO
1	22	25	8	1,50	0,85	1,75	1x10	2,5	Iluminação: Estar Hall Elevador
2	20			1,04	0,85	1,22	1x10	2,5	Iluminação: Circulação
3	17			0,88	0,85	1,04	1x10	2,5	Iluminação: Circulação
4	17	20		1,28	0,85	1,91	1x10	2,5	Iluminação: Gabinete Procuradores: 16, 17, 18, 19, 20, Coord
5	17			1,09	0,85	1,28	1x10	2,5	Iluminação: Gabinete Procuradores: 13, 14, 15 / Coordenador
6	3	12		0,92	0,85	1,08	1x10	2,5	Iluminação: Procurador-Chefe/Coordenador Procat
7	5	19		1,48	0,85	1,94	1x10	2,5	Iluminação: Procurador Corregedor/ Gab. Procuradores/Ar
8	18			1,02	0,85	1,20	1x10	2,5	Iluminação: Gabinete Procuradores: 7, 8, 9, 10
9	14			0,80	0,85	1,05	1x10	2,5	Iluminação: Gabinete Procuradores: 4, 5, 6
10	1	10		1,06	0,85	1,27	1x10	2,5	Iluminação: Gabinete Procuradores/ Varanda S. Reunião
11	17			0,88	0,85	1,04	1x10	2,5	Iluminação: Copal DMU/ San Fem. Masc / Lixo/ Depósito
12	21	16		1,02	0,85	1,20	1x10	2,5	Iluminação: Arquivo/Sala Quadros - Técnica
13	21			0,46	0,85	0,54	1x10	2,5	Iluminação: Bloco Autônomos
14									Reserva
15									Reserva
16									Reserva
17									Reserva
18									Reserva
TOTAL	21	88	130	6	13,55	15,95	3x32	6,0	GERAL

QUADRO DE CARGAS DO QDLU-3P
ESCALA: 1/50



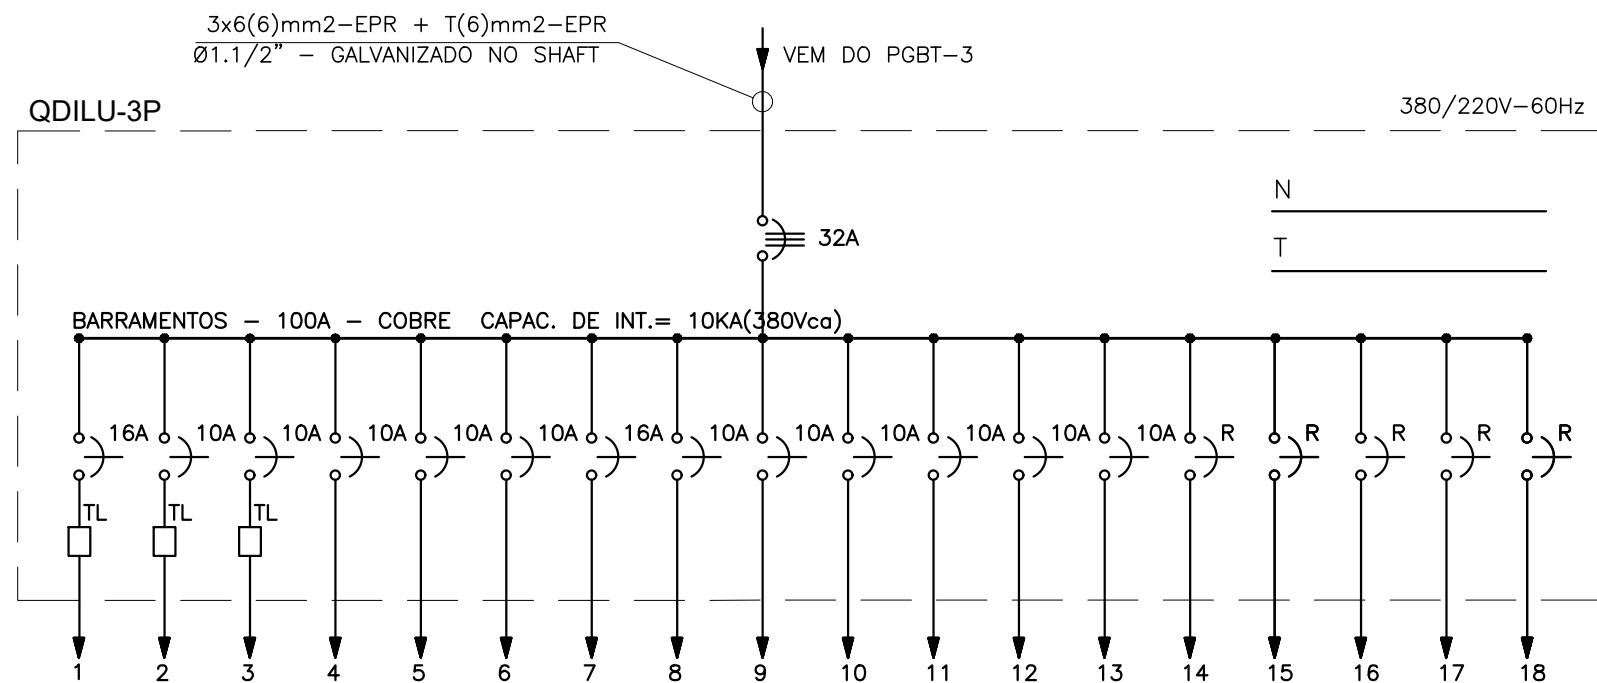



DIAGRAMA UNIFILAR DO QDLU-3P
ESCALA: 1/50

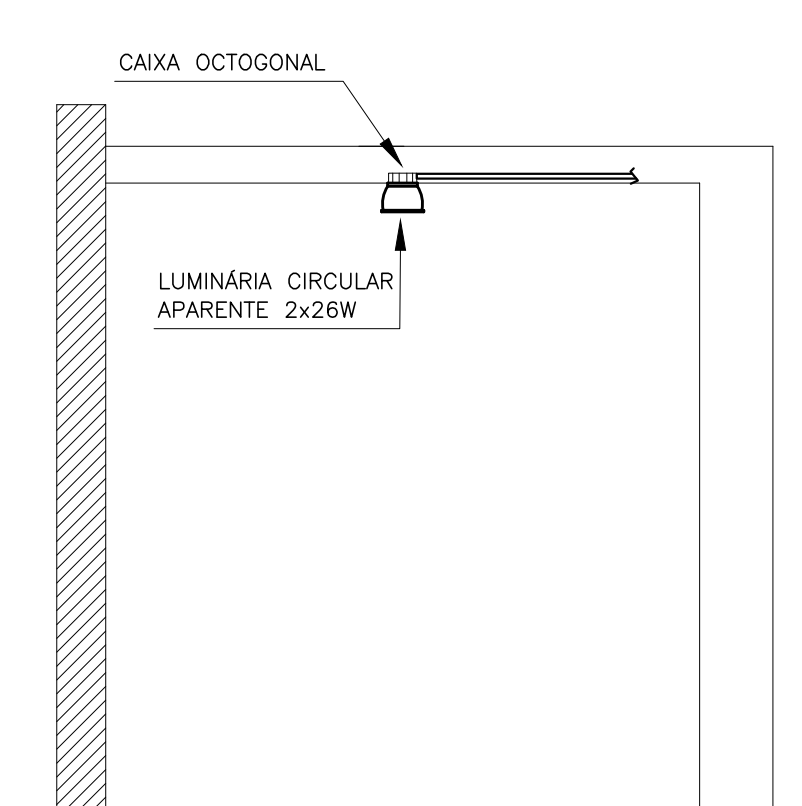


DETALHE LUMINÁRIA CIRCULAR APARENTE FIXADA NA LAJE
ESCALA: SEM ESCALA

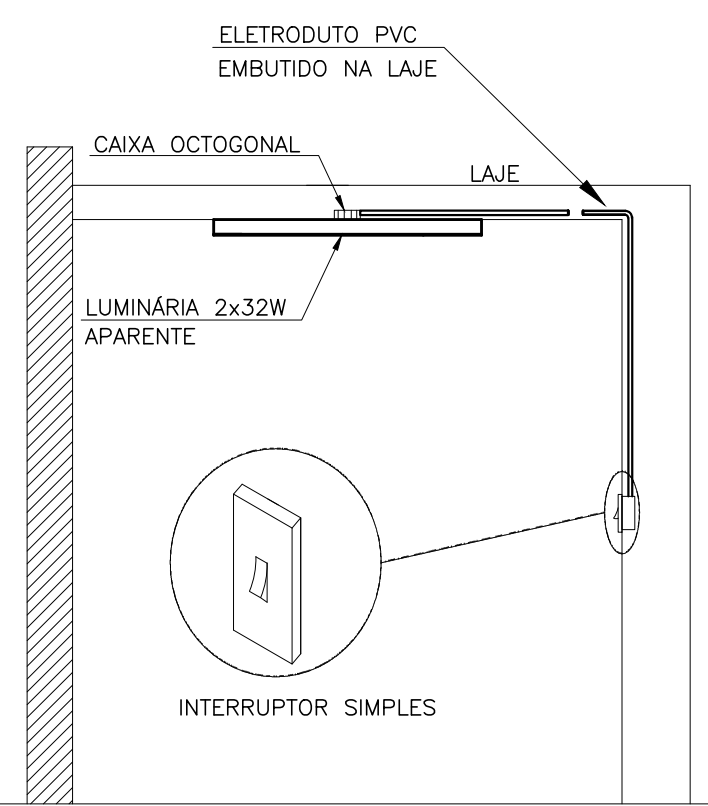

DETALHE INTERRUPTOR EMBUTIDO E LUMINÁRIA APARENTE FIXADA NA LAJE
ESCALA: SEM ESCALA

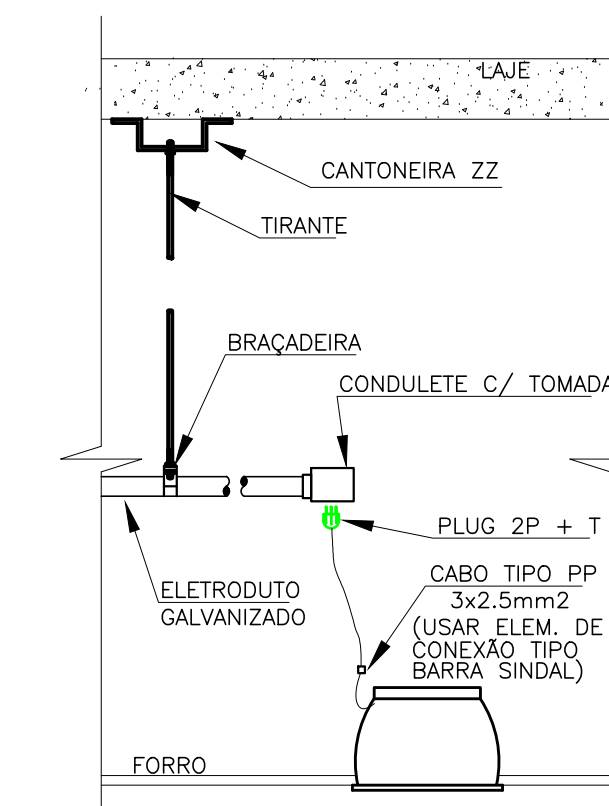

DETALHE ELETRODUTO GALVANIZADO, CONDULETE E DERIVAÇÃO P/LUMINÁRIA
ESCALA: 1/50

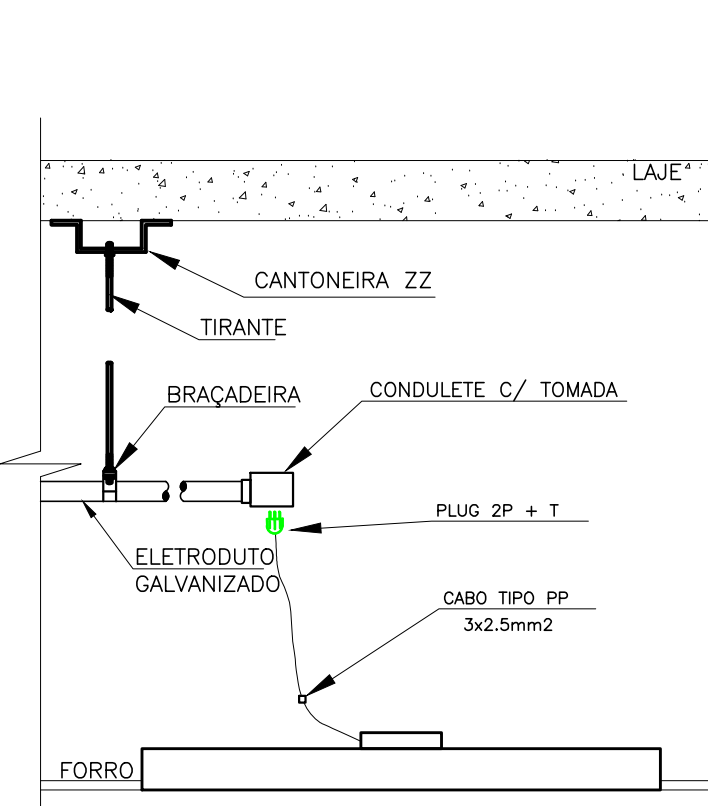


DETALHE ELETRODUTO GALVANIZADO, CONDULETE E DERIVAÇÃO P/LUMINÁRIA
ESCALA: 1/50

IDENTIFICAÇÃO DOS CIRCUITOS DO QDLU-3P NOS ELETRICALHAS

- 1 2 3 4 5 6 7
8 9 10 11 12 13
- 14 2 3 4 7 8 9 10 11 12 13
- 14 2 5 6 8 13
- 2 4 10 11 12 13
- 3 9 10 13
- 1 5 6 13
- 1 3 7 8 13

ILUMINAÇÃO - 3º PAVIMENTO PROFIS
ESCALA: 1/75

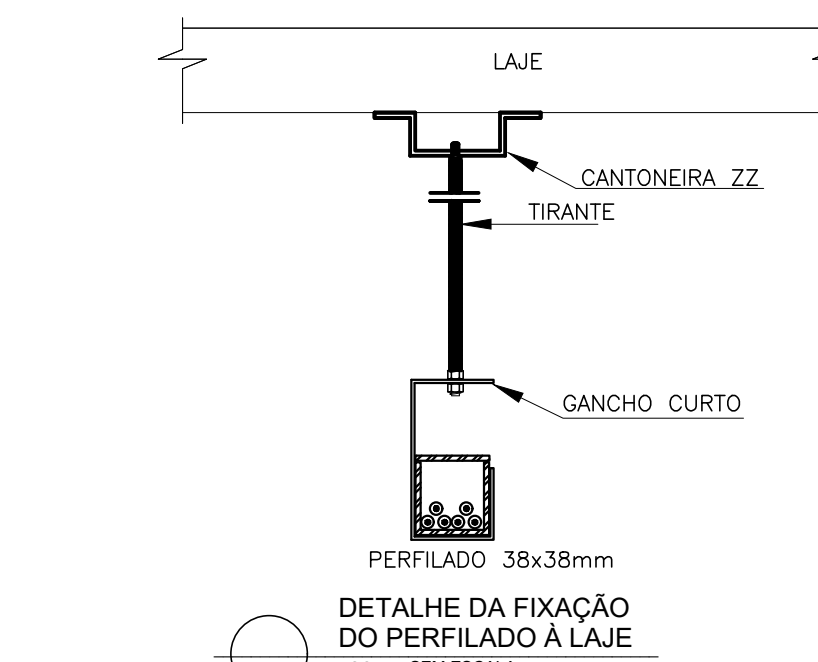

DETALHE DA FIXAÇÃO DO PERFILADO À LAJE
ESCALA: SEM ESCALA

OBS: VER LEGENDA NA PLANTA EL-01

PROPRIETÁRIO	AUTOR DO PROJETO: Samir Lopes Silva Filho CREA nº 74169/D-MG	RESPONSÁVEL TÉCNICO: CREA nº
REVISÃO	03 ABR/2014 PROJETO EXECUTIVO	
REVISÃO	02 NOV/2012 SUBSTITUIÇÃO DO PROJETISTA	
EMIÇÃO INICIAL	DEC/2006	
CLIENTE	PROCURADORIA GERAL DO DISTRITO FEDERAL	COORDENAÇÃO DE PROJETOS
OBRA	EDIFÍCIO SEDE DA PROCURADORIA GERAL DO DF	PROJETO: ELÉTRICO
ENDEREÇO	SETOR DE ADMINISTRAÇÃO MUNICIPAL - SAM - PROJEÇÃO Y, BRASILIA - DF	EL-06
PRONOME	ILUMINAÇÃO	ARQUIVO: 005-06-PE-EL-06-R3
AUTOR DO PROJETO:	SAMIR LOPES SILVA FILHO - CREA nº 74169/D-MG	ESCALA: 1/75
PROJETO:		DATA: JAN/2007